


RZUT PARTERU - INSTALACJA C.O.

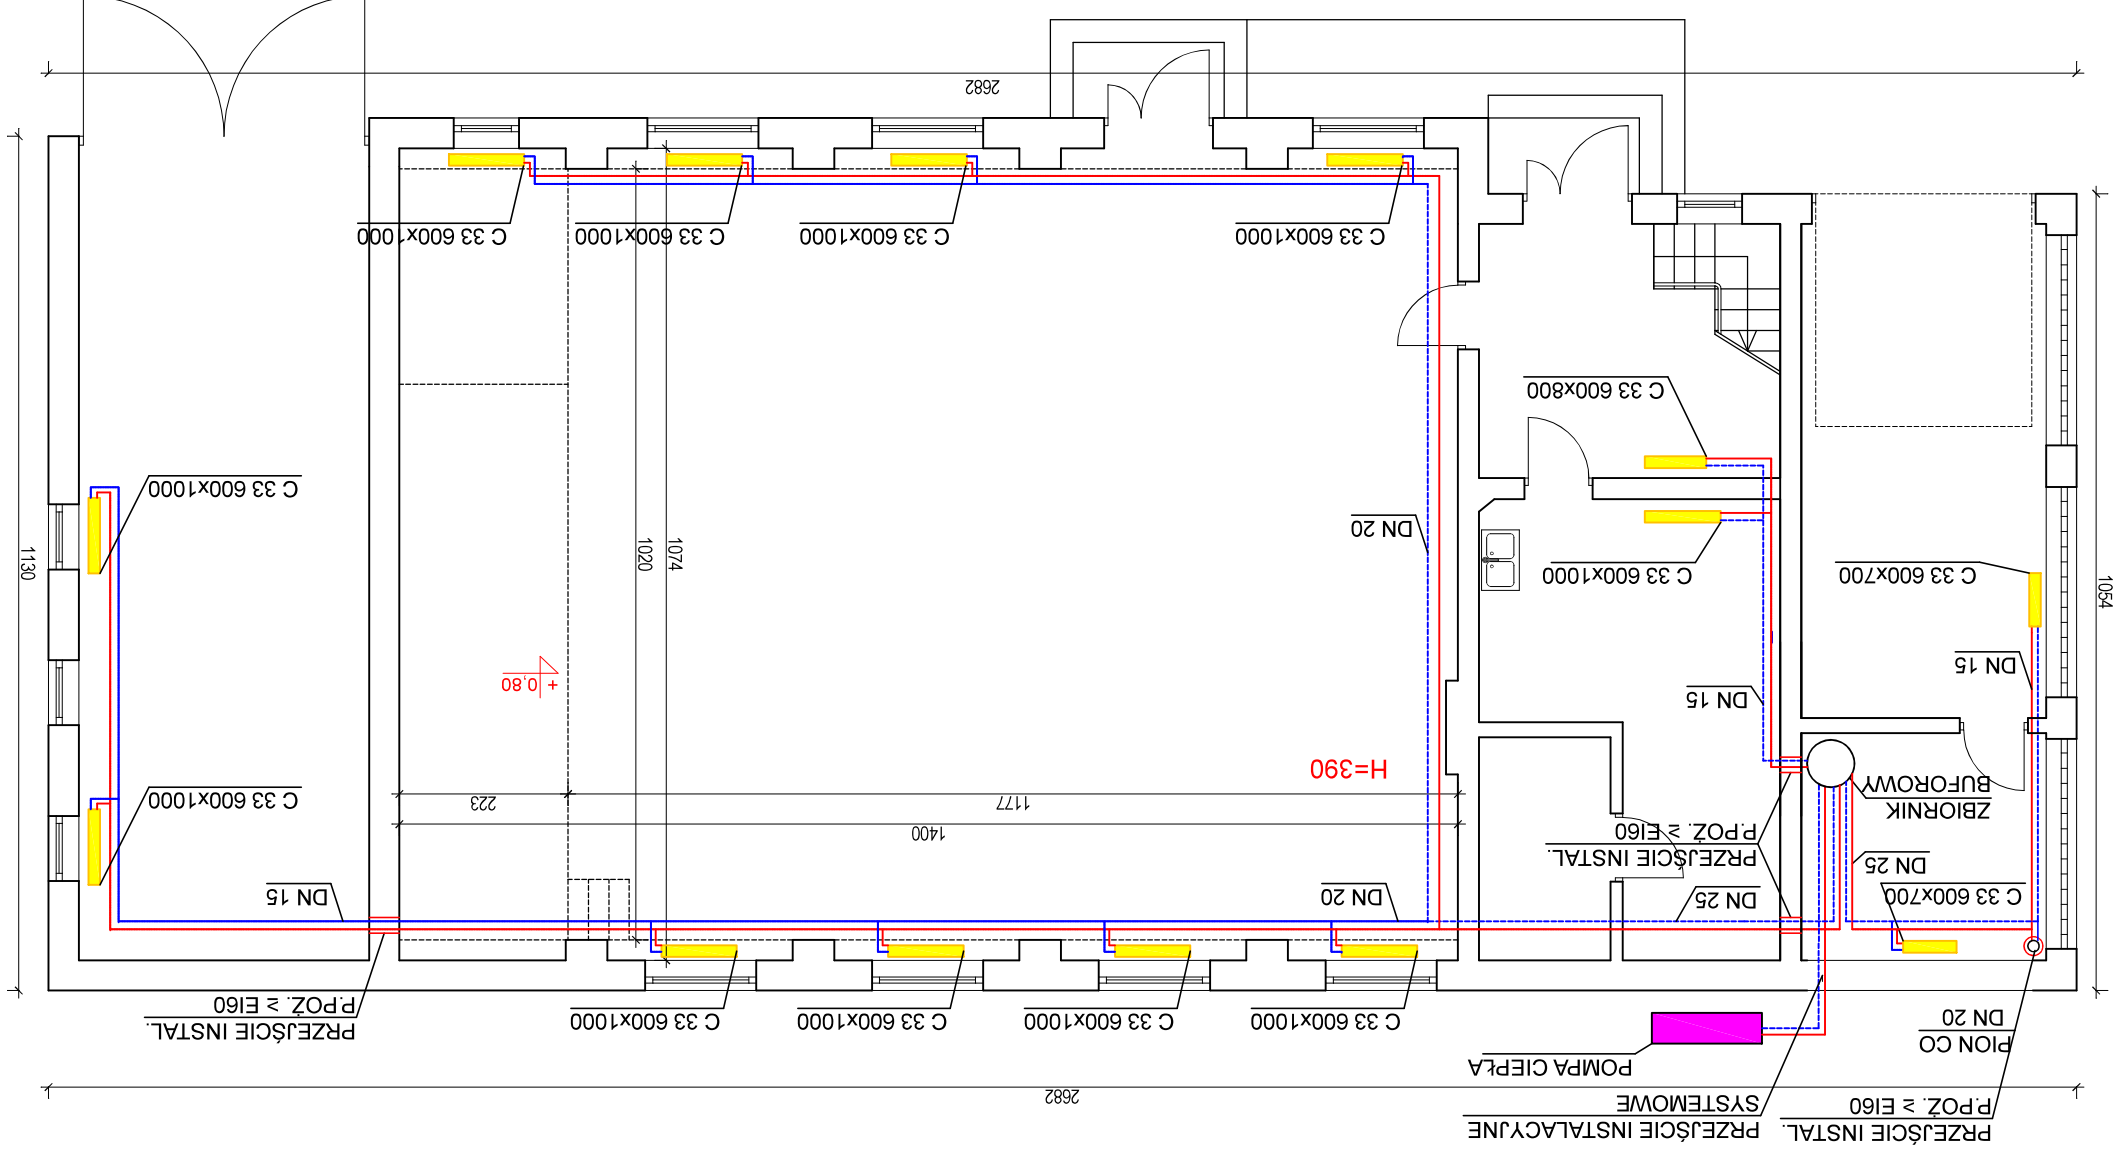

| | | | |
|-------------------|--|------------------|-------|
| Investor: | Gmina Chorzele 06-330 Chorzele, ul. St. Komosińskiego 1 | Rys. nr: | 1 |
| Tytuł r/sunku: | RZUT PARTERU - INSTALACJA C.O. | Skala: | 1:100 |
| Opis: | <p>Budynek Remizo-Świętlicy w Rycicach</p> <p>Działka nr 261/4, obręb Rycice, gm. Chorzele</p> | | |
| | Imię i nazwisko, uprawnienia budowlane | Podpis: | |
| Opracował: | inż. Paweł Brzozowy MAZ/0466/PWOS/21 | Sierpień 2024 r. | |