


RZUT PIĘTRA - INSTALACJA C.O.

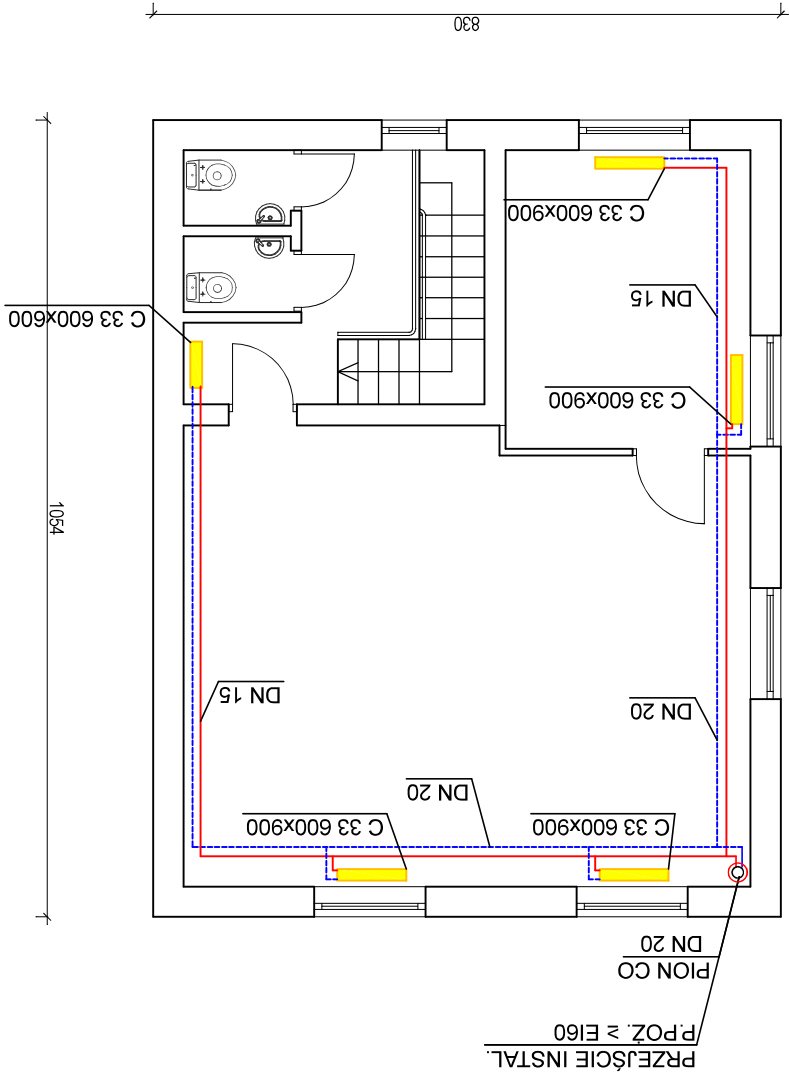

Inwestor:	Gmina Chorzele 06-330 Chorzele, ul. St. Komosińskiego 1	Rys. nr: 2	Skala: 1:100	Tytuł rysunku:	RZUT PIĘTRA - INSTALACJA C.O.	Objekt:	Budynek Remizo-Świetlicy w Rycicach Działka nr 261/4, obręb Rycice, gm. Chorzele	Imię i nazwisko, uprawnienia budowlane	Podpis:	Data:	Sierpień 2024 r.
								Inz. Paweł Brzozoway, MAZ/0466/PWOS/21			
Opracował:	Inz. Paweł Brzozoway, MAZ/0466/PWOS/21										