


RZUT PARTERU -INSTALACJA C.O.

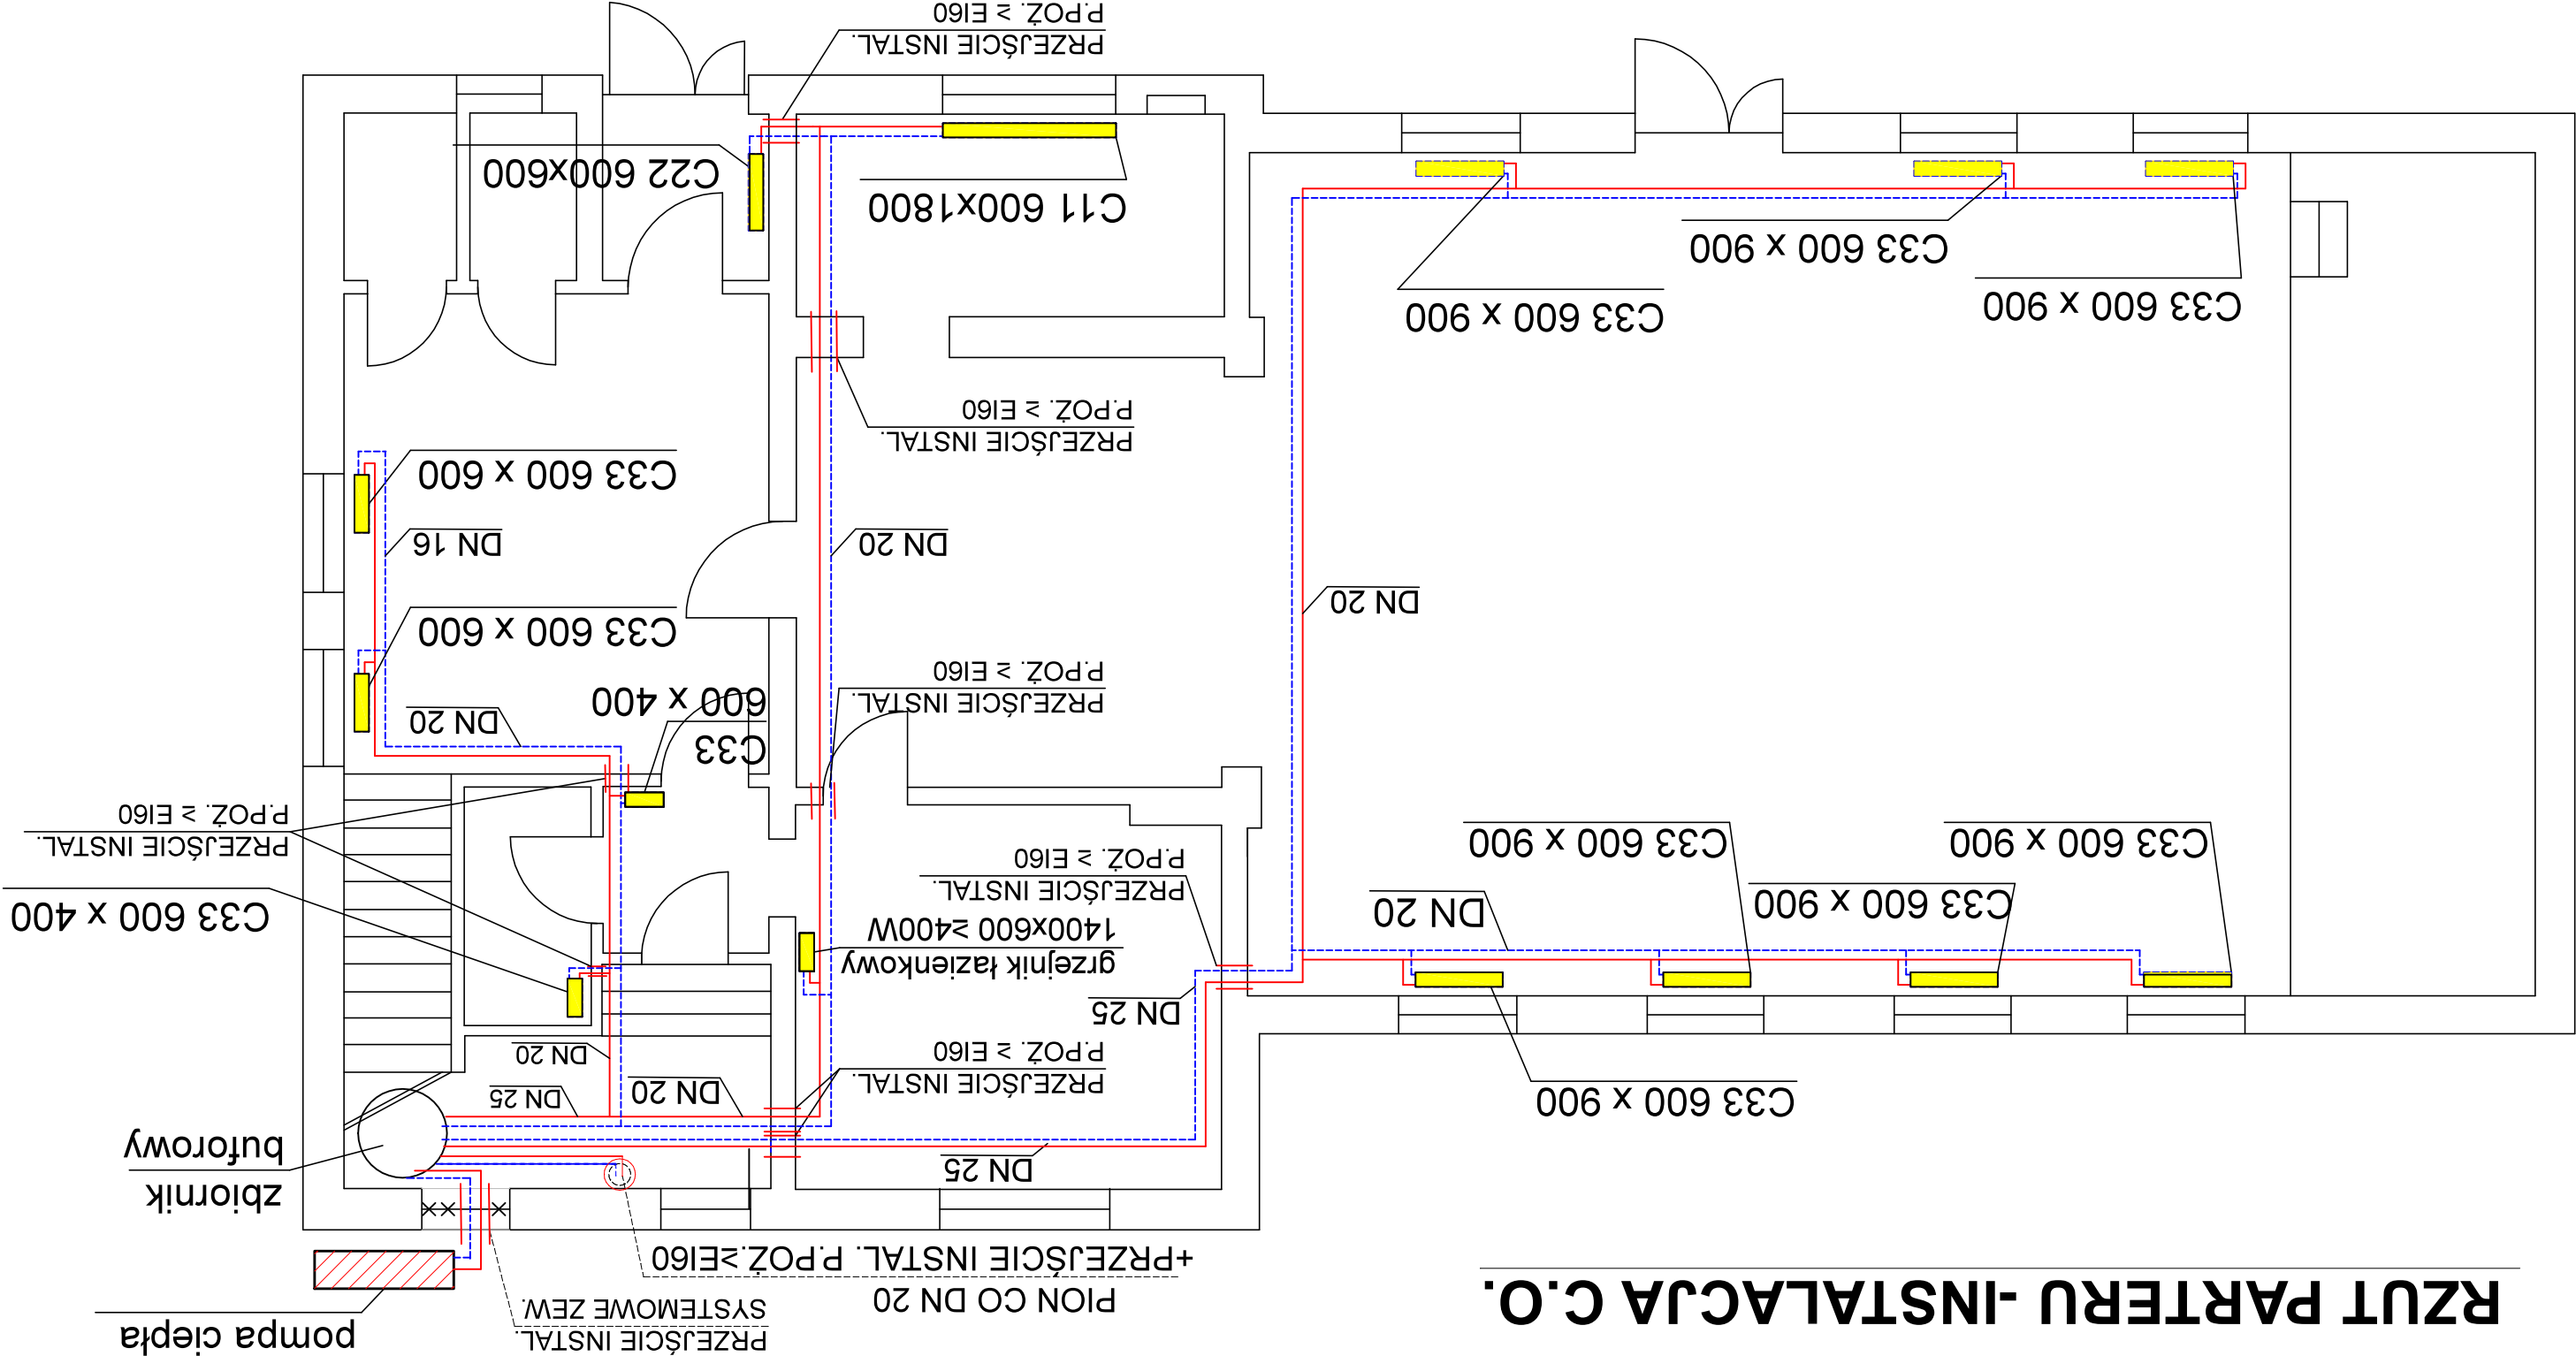

Inwestor: Gmina Chorzele 06-330 Chorzele, ul. St. Komosińskiego 1	Tytuł rysunku: RZUT PARTERU	Objekt: Budynek Świetlicy w Rzodkiewnicy Działka nr 36/5, obręb Rzodkiewnica, gm. Chorzele	Opracował: Inż. Paweł Brzozowy, MAZ/0466/PWOS/21
		Imię i nazwisko, uprawnienia budowlane Podpis:	Data: Sierpień 2024 r.
Rys. nr: 1	Skala: 1:100		