


RZUT PARTERU - INSTALACJA C.O.

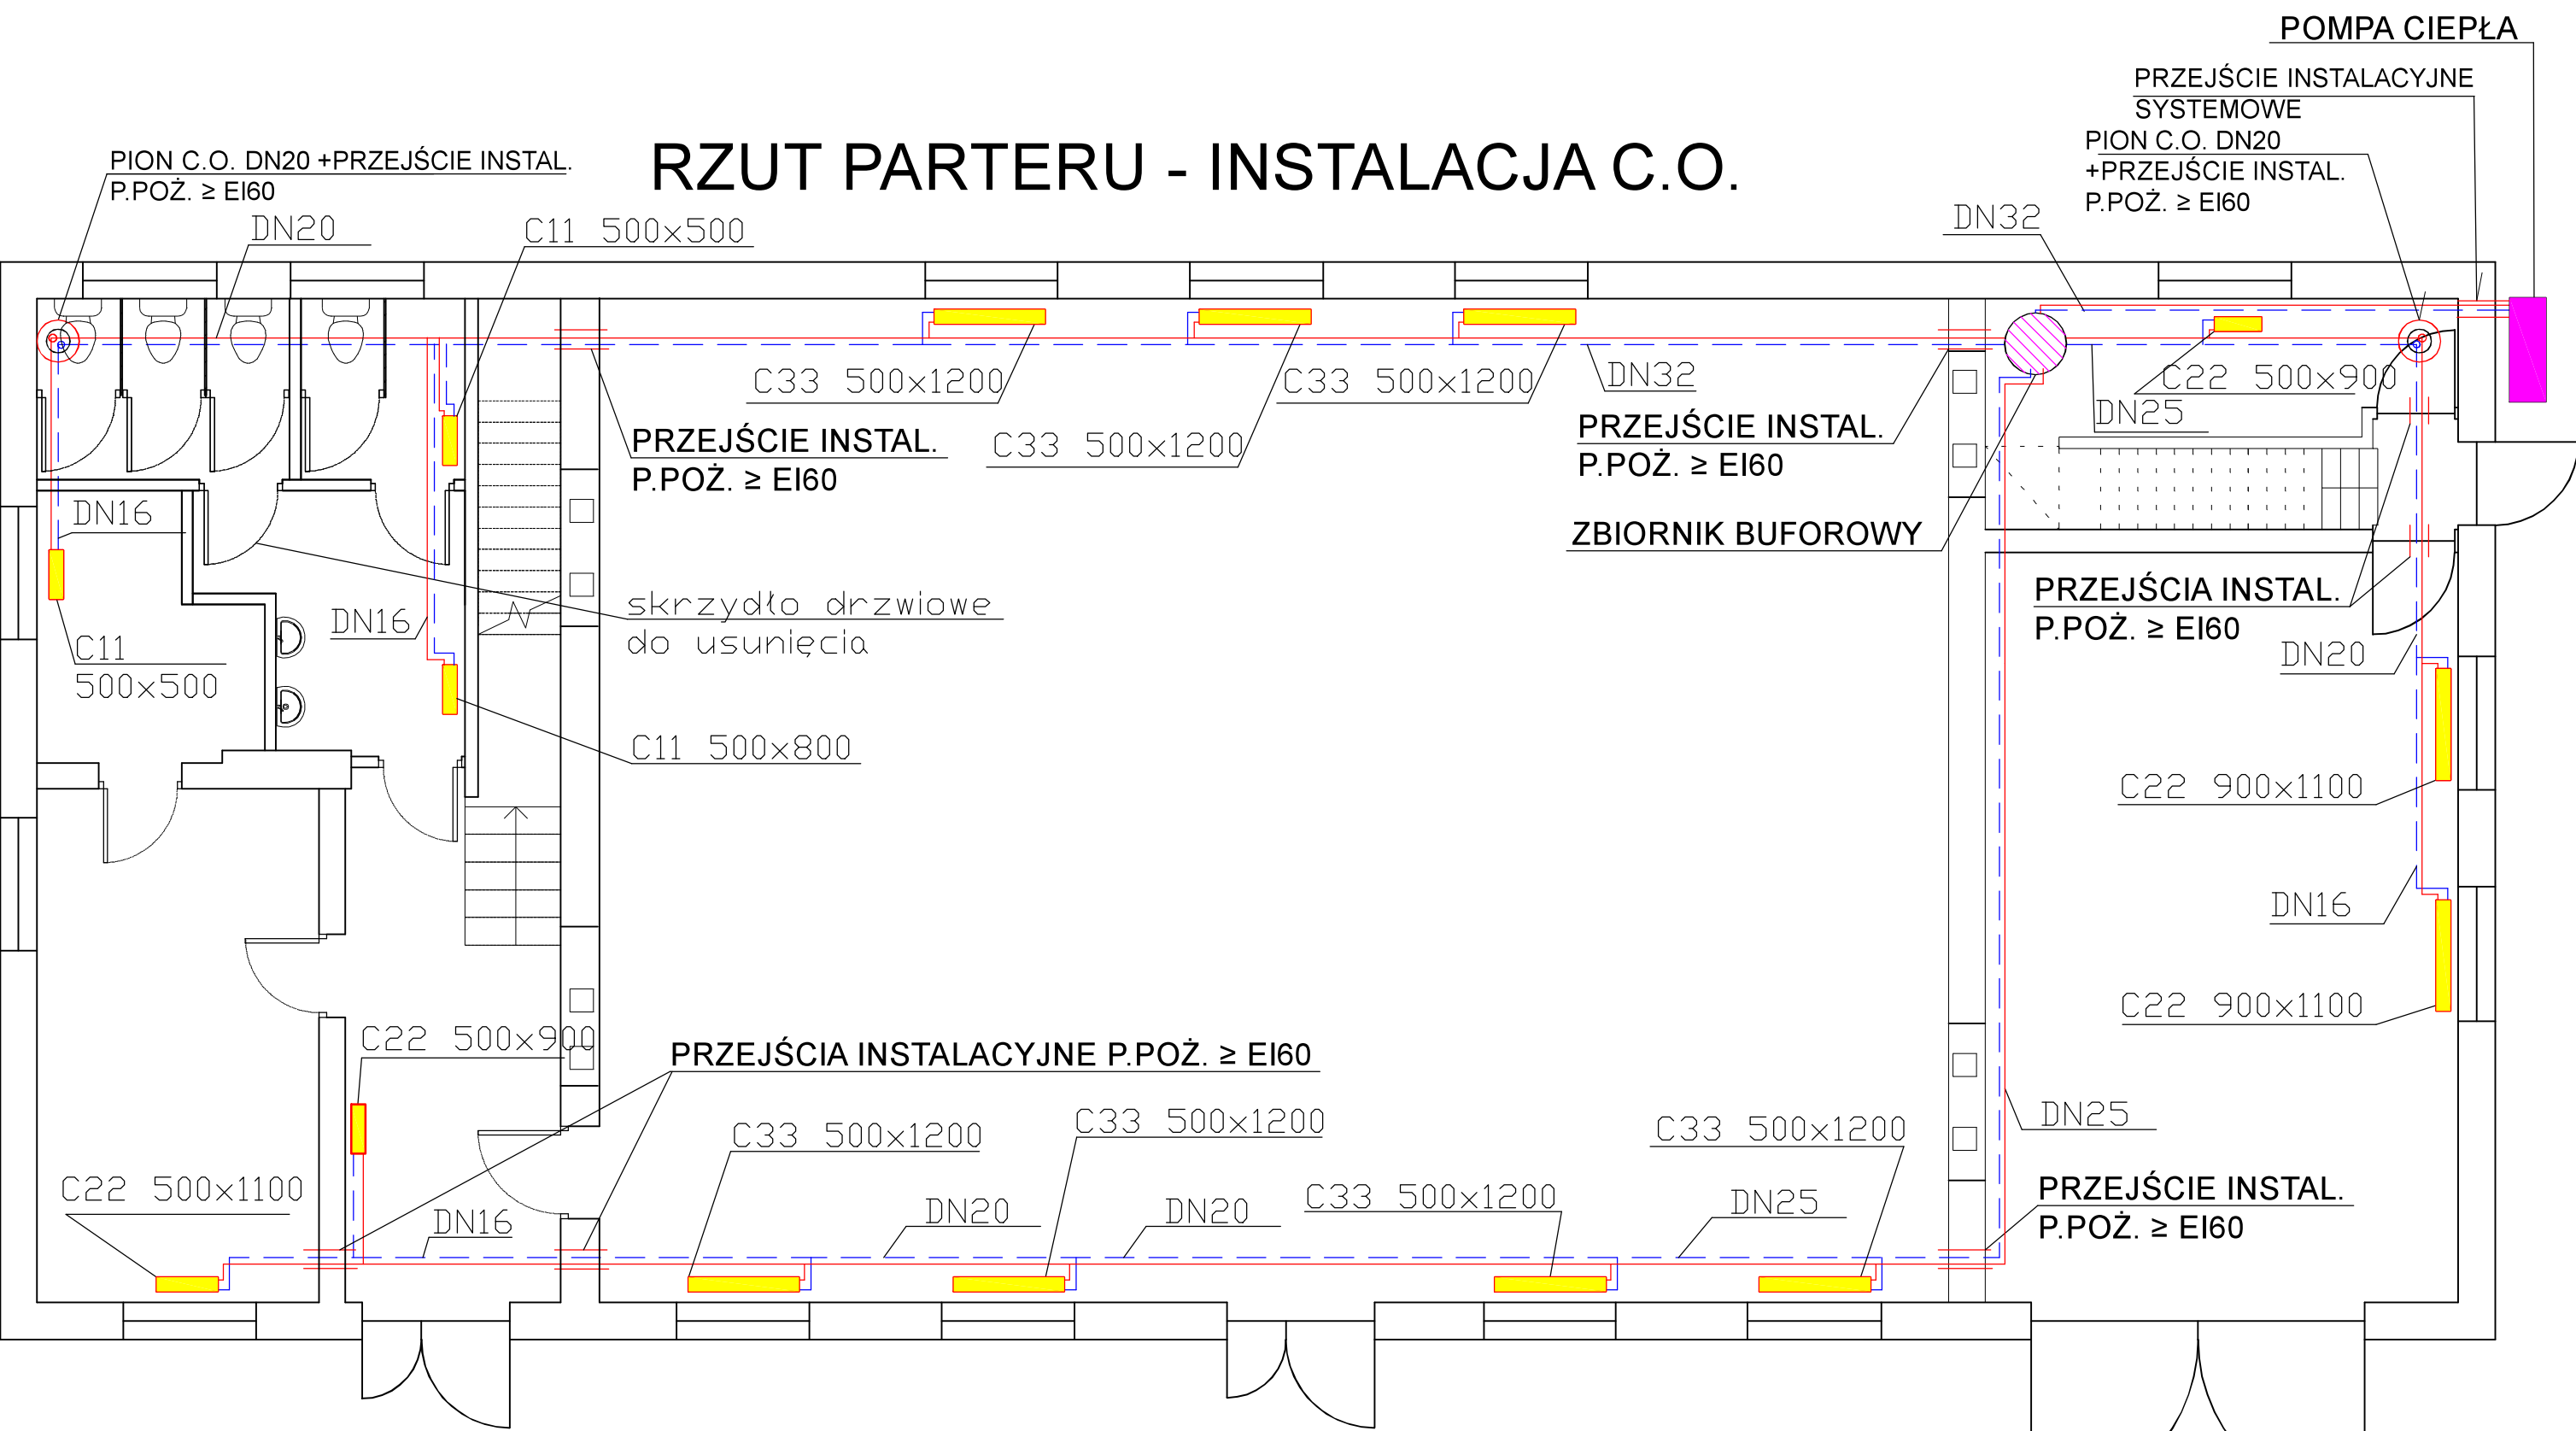

Inwestor:	Gmina Chorzele 06-330 Chorzele, ul. St. Komarńskiego 1	Rys. nr: 1
Tytuł rysunku:	RZUT PARTERU - INSTALACJA C.O.	Skala: 1:100
Obiekt:	Budynek Remizo - Świetlicy w Rembielinie Działka nr 316, obręb 0041 Rembielin, gm. Chorzele	
	Imię i nazwisko, uprawnienia budowlane	Podpis:
Opracował:	inż. Paweł Brzozowy, MAZ/0466/PWOS/21	Data: Sierpień 2024 r.